

Obec Pšov

Pšov 48
364 52 Žlutice

Telefon 353393429, 724180373

obecpsov@volny.cz, starostka@psov.cz

Obec Pšov Obecní úřad Pšov

Pšov, dne 26.10.2020

Obec Pšov zveřejňuje ve smyslu ustanovení § 39 odst. 1. zákona č. 128/2000 Sb., o obcích (obecní zřízení), ve znění pozdějších předpisů,

ZÁMĚR UMÍSTIT STAVBU NA POZEMKU VE VLASTNICTVÍ OBCE

Stavba: Pšov, KV, Chlum, č.parc.37, v NN, kNN
- p.p.č. 1673/10 v k.ú. Chlum u Novosedel


- Přílohou tohoto záměru je koordinační situační výkres
- Bližší informace lze získat na OÚ Pšov, tel. 353 393 429, 724 180 373, e-mail starostka@psov.cz.

Vyvěšeno: 26.10.2020



Ing. Radmila Houdková
starostka

Sejmuto:

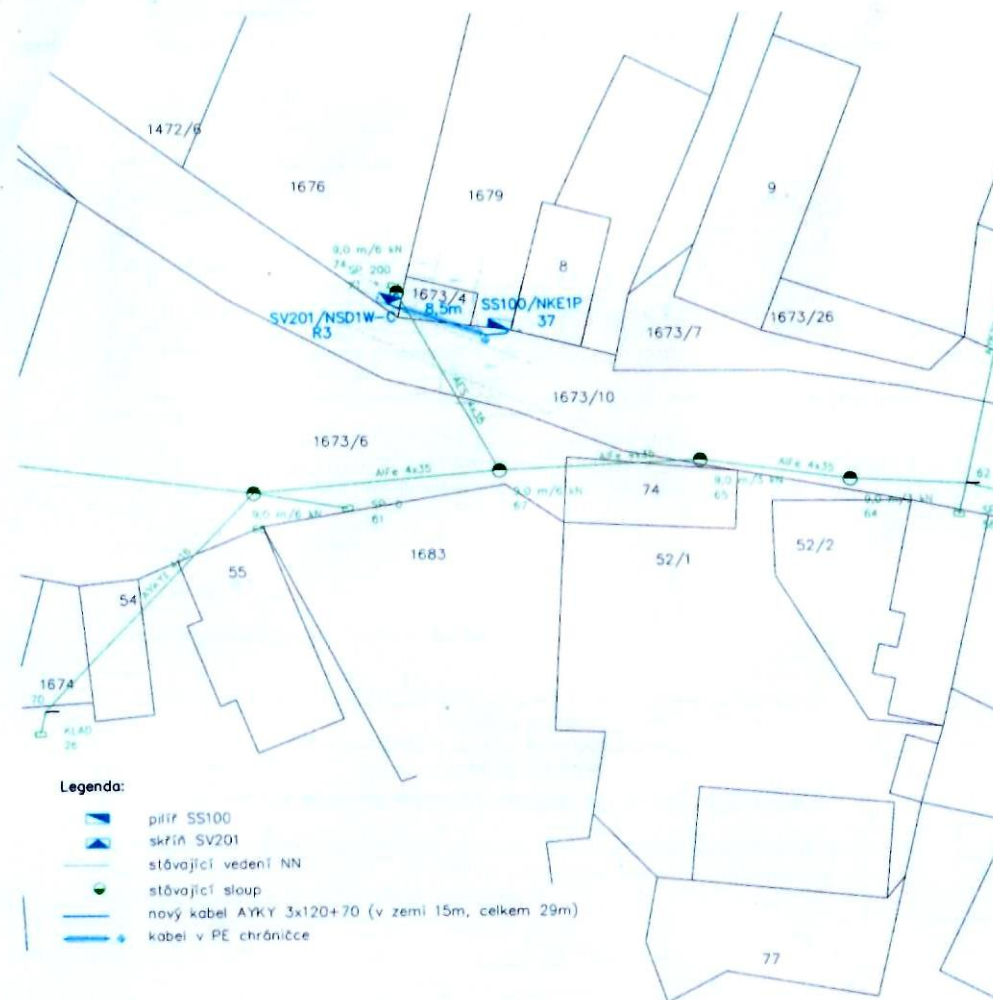

Legenda:

- pilíř SS100
- skříň SV201
- stávající vedení NN
- stávající sloup
- nový kabel AYKY 3x120+70 (v zemi 15m, celkem 29m)
- kabel v PE chrániče

Kreslil: J. Obdržálek	Projektant: J. Obdržálek	Zodp. projektant: Ing. G.Hošťálek	
Investor stavby: ČEZ Distribuce, a.s., Teplická 874/8, 405 49 Děčín			
Místo stavby: Pšov		Kraj: Karlovarský	
Název stavby: Pšov, KV, Chlum, č.parc.37, vNN, kNN			
Obsah výkresu: situace montáž			STAV-ELEKTRO s.r.o., Vnitřní 1149, 357 35 CHODOV, IČ: 263 55 630
Měřítko: 1:500			Zak. číslo: IV-12-0017152
			Datum: 10/2020
			Stupeň dok.: PD
			Oddělení: 50
			Číslo paré: 50