

# Obec Pšov

Pšov 48

364 52 Žlutice

Telefon 353393429, 724180373

obecpsov@volny.cz, starostka@psov.cz

## Obec Pšov Obecní úřad Pšov

Pšov, dne 20.1.2020

Obec Pšov zveřejňuje ve smyslu ustanovení § 39 odst. 1. zákona č. 128/2000 Sb., o obcích (obecní zřízení), ve znění pozdějších předpisů,

## ZÁMĚR UMÍSTIT STAVBU NA POZEMKU VE VLASTNICTVÍ OBCE

Stavba: Pšov, KV, Novosedly, p.p.č. 1524/51, kNN – p.p.č. 1524/1 k.ú. Novosedly u Žlutic

- Přílohou tohoto záměru je koordinační situační výkres
- Bližší informace lze získat na OÚ Pšov, tel. 353 393 429, 724 180 373, e-mail [starostka@psov.cz](mailto:starostka@psov.cz).




OBEC PŠOV  
Karlovarský kraj

Ing. Radmila Houdková  
starostka

Vyvěšeno: 20.1.2020



Sejmuto:

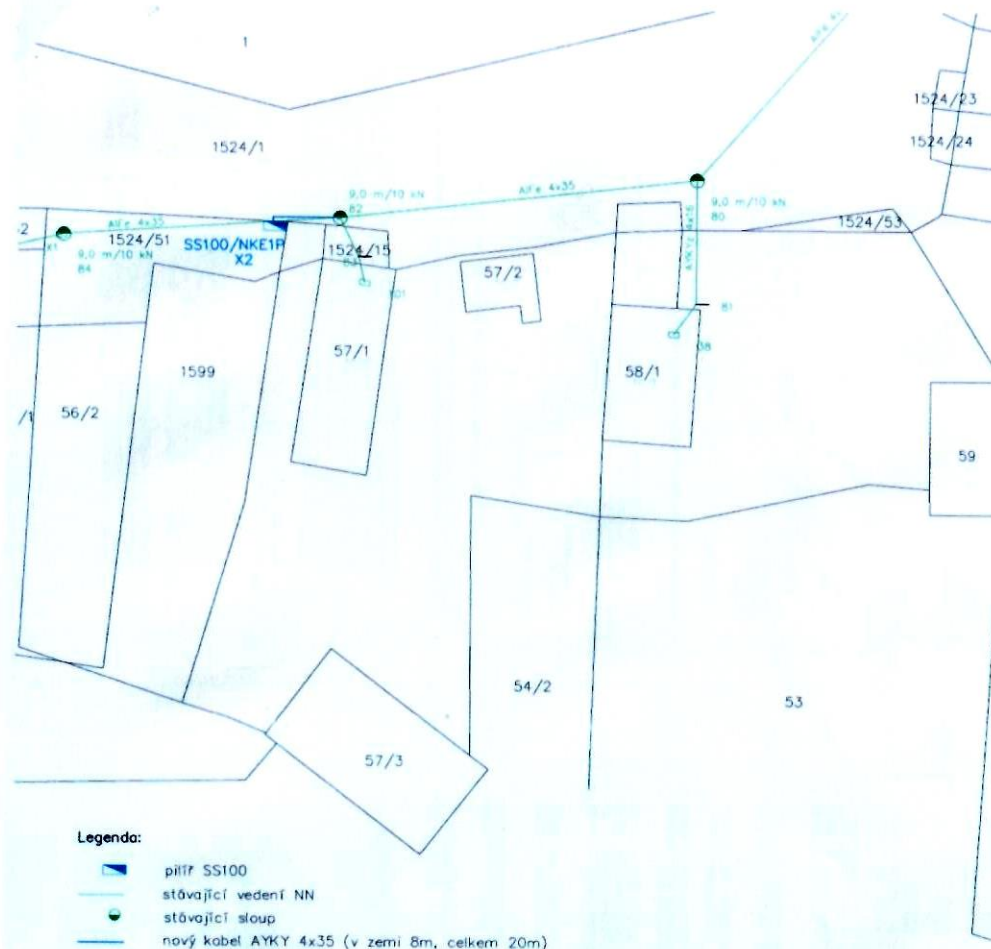

|                                                                        |                             |                                       |                                                                                                           |                                  |
|------------------------------------------------------------------------|-----------------------------|---------------------------------------|-----------------------------------------------------------------------------------------------------------|----------------------------------|
| Kreslil:<br>J. Obdržálek                                               | Projektant:<br>J. Obdržálek | Zodp. projektant:<br>Ing. G. Hošťálek | <b>Elektro<br/>STAV</b><br>s.r.o.<br>STAV-ELEKTRO s.r.o., Vinřilovská 1149, 357 35 CHODOV, IČ: 263 55 639 |                                  |
| Investor stavby:<br>ČEZ Distribuce, a.s., Teplická 874/8, 405 49 Dřčín |                             |                                       |                                                                                                           |                                  |
| Místo stavby:<br>Novosedly                                             |                             | Kraj:<br>Karlovarský                  | Zak. číslo:<br>20XXX                                                                                      | Zak. číslo ČEZ:<br>IP-12-0006427 |
| Název stavby:<br>Pšov,KV,Novosedly,č.parc.1524/51,kNN                  |                             |                                       | Datum:<br>01/2020                                                                                         | Formát:<br>A4                    |
| Obsah výkresu: situace montáž Měřítko: 1:500                           |                             |                                       | Stupeň dok.:<br>PD                                                                                        | Číslo paré:                      |